


Montagehöhen FFOK (sofern im Plan nicht anders angegeben)

Schalter / Taster / Bewegungsmelder	110 cm	E-Verteiler Oberkante	205 cm
Bediengeräte	110 cm	Sprechanlage	140 cm
Raumthermostat	150 cm		
Schuko-Steckdosen	30 cm	Arbeitssteckdosen Küche (AS)	110 cm
Schuko-Steckdosen Waschmaschine (WM)	110 cm	Arbeitsplatzbeleuchtung Küche	150 cm
Schuko-Steckdosen Wäschetrockner (WT)	110 cm	Schuko-Steckdosen Dunstabzug (DA)	180 cm
Schuko-Steckdosen Waschbecken (FR)	120 cm	Schuko-Steckdosen Geschirrspüler (GS)	30 cm
		Schuko-Steckdosen Kühlschrank (KS)	30 cm
		Anschlussdose E-Herd	50 cm
Wandleuchte Terrasse	200 cm		
Spiegelleuchte Bad	180 cm		
Wandleuchte Stiegenhaus	220 cm		
		Telefon- / Antennen- / Datendose	30 cm

Legende Starkstrom-Installation

	Schuko-Steckdose 1-fach		Ausschalter
	Schuko-Steckdose 2-fach		Zeitschalter f. Ventilator
	Schuko-Steckdose 3-fach		Wechselschalter
	Schuko-Steckdose FR m. Klappdeckel		Serienschalter
	Kraftsteckdose		Kreuzschalter
	Leerdose / Leerverrohrung		Dimmer
	E-Herd Anschlussdose		Taster 1-fach
	Jalousiemotor		Jalousietaster
	Lüftungsschalter		Bewegungsmelder 360°
	ABL Ventilator / Lüfter		Bewegungsmelder
	Wohnungsstation		Schlüsselschalter
	Deckenleuchte (Auslass)		Raumthermostat
	Wandleuchte (Auslass)		Radio-, TV-Anschluss
	Aufputz FR-Leuchte		E-Anschlusspunkt allgemein
	Fluchtwegorientierungsleuchte gerade		Brandmelder Funk / akustisch
	Fluchtwegorientierungsleuchte links		Brandmelder BMA
	Fluchtwegorientierungsleuchte rechts		Druckknopfmelder RWA
	Fluchtwegleuchte		Lüftungstaster RWA
	Kabeltrasse		Zentrale RWA
			RWA-Antrieb
			Leerdose Medientechnik
			Türsprechanlage Aussenstelle
			Türsprechanlage Innenstelle
			Klingeltaster

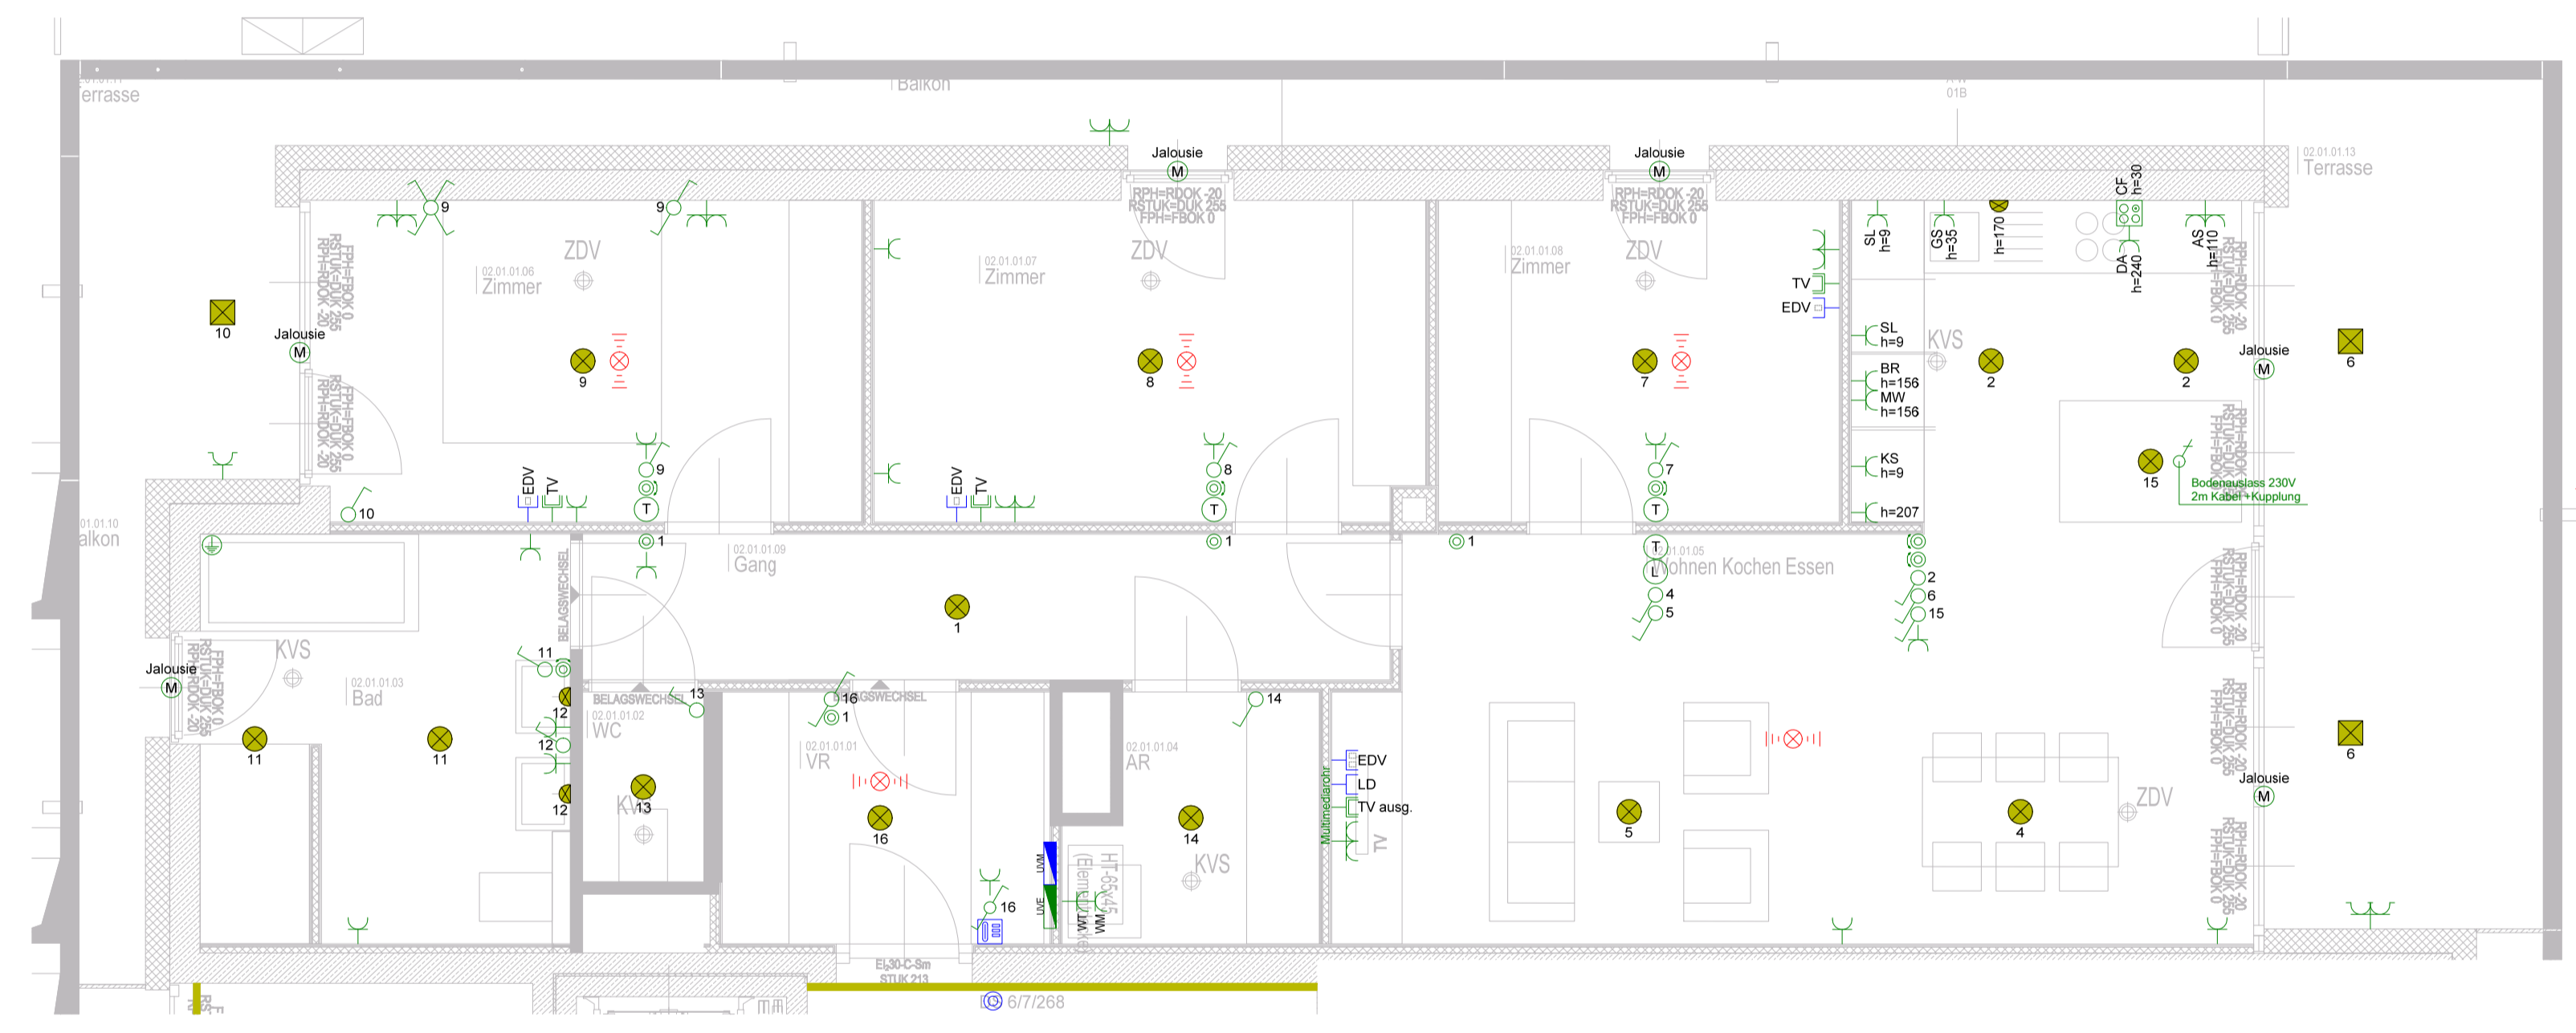

Maßstab: 1:50		Größe: A2	
Projekt: WRB21		Adresse: WHA Riedlhub	
WHA Riedlhub		Riedlhuberstraße	
4540 Bad Hall		Haus 2	
Top B11		Blatt	
Zeichnungsnr.: WRB26003		Ers.f.	
Ers.d.		Bl.	



3330 WEYER 07305 / 05 64 - 0
www.lumplecker.at